



PROGETTI

SANTOMAURO - DESTEFANIS

PROGETTAZIONE ELETTRICA, ANTINCENDIO, TERMIDRAULICA E SPECIALI FONTI RINNOVABILI, CONSULENZE TECNICHE E PRATICHE DOGANALI

Via Lenin Sormano, 4 - 10083 Favria (TO)

+39.0124 77537

studio@sdprogetti.net

P.I. Alessandro - Santomauro

+39.335.5654187

Collegio periti industriali di Torino N° 3688

P.I. Loris - Destefanis

+39.349.2924017

Collegio periti industriali di Torino N° 3498

IMPIANTO FOTOVOLTAICO

COMMITTENTE:

COMUNE DI VAUDA CANAVESE
PIAZZA SAN BERNARDO, N°2 - 10070 VAUDA CANAVESE (TO)

PROPRIETÀ:

COMUNE DI VAUDA CANAVESE
PIAZZA SAN BERNARDO, N°2 - 10070 VAUDA CANAVESE (TO)

DOCUMENTO:

Nuovo impianto fotovoltaico su edifici di pubblica utilità siti a Vauda Canavese (TO)
PLANIMETRIA SCUOLA PRIMARIA
E PALAZZO MUNICIPALE
SCHEMI ELETTRICI UNIFILARI

FOTO:



Finanziato dall'Unione europea

NextGenerationEU

PROGETTO ESECUTIVO

REV	MODIFICHE	DATA	REDATTORE
0	EMISSIONE	08.2023	Per. Ind. SANTOMAURO
1	-	-	-
2	-	-	-
3	-	-	-
4	-	-	-

N° commessa: 23116

Scala: 1:50

Rif. archivio: Vauda C.se Comune

Disegnatore: Alessio



A termini di legge ci riserviamo la proprietà di questo disegno con divieto di riproduzione o di renderlo noto a terzi senza la nostra autorizzazione.

TIMBRO E FIRMA:




TAVOLA

6

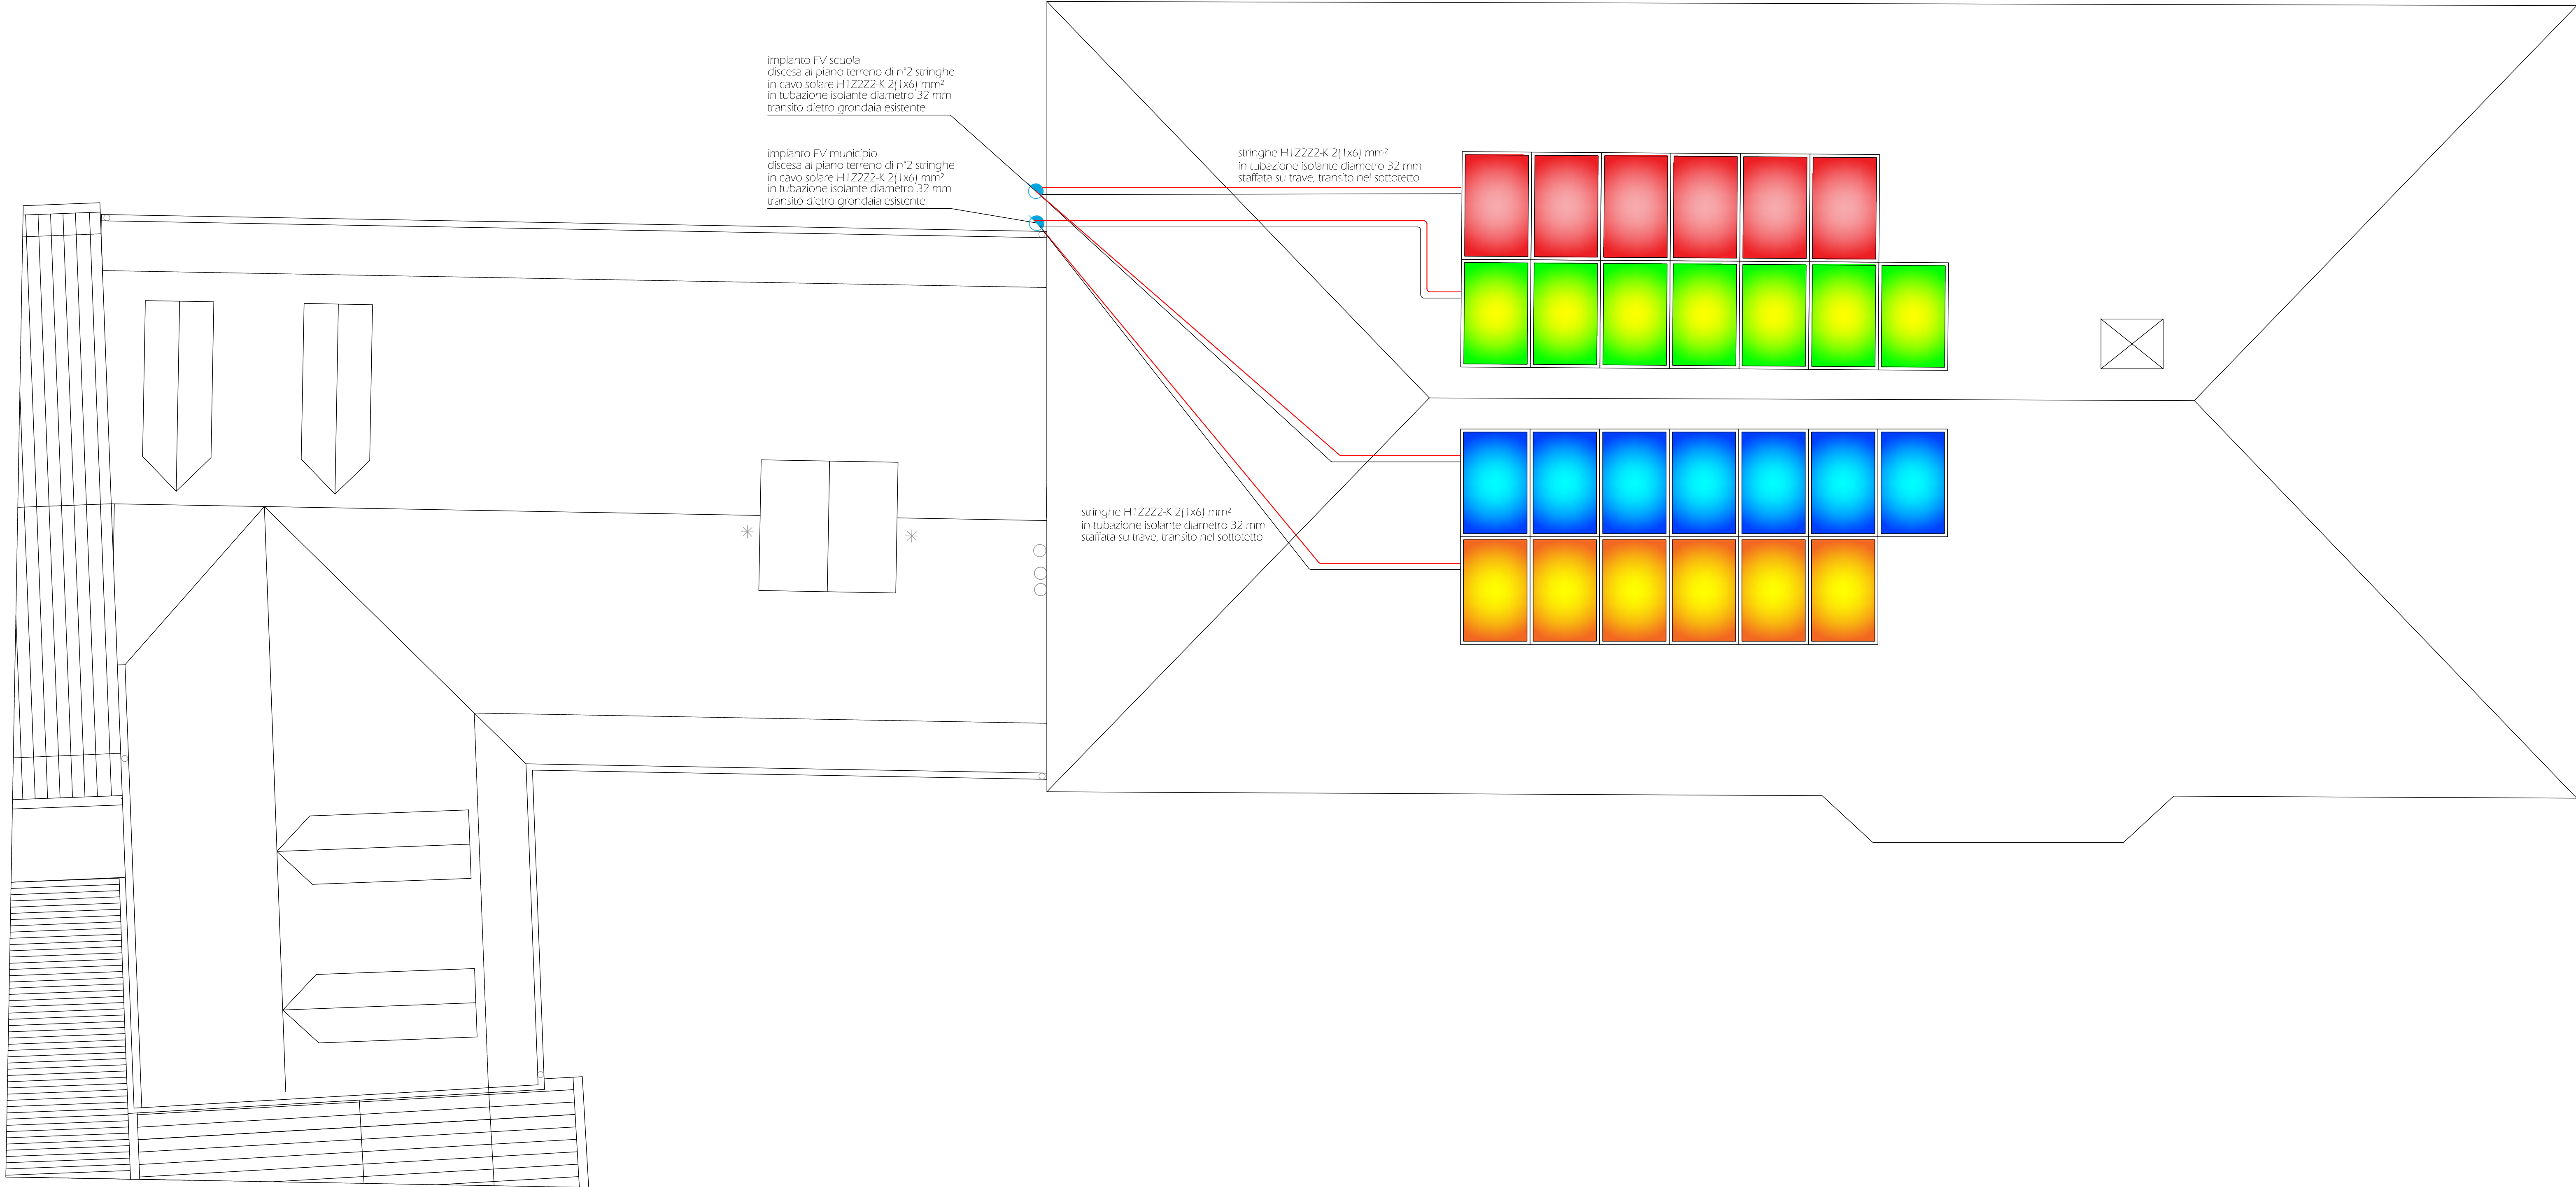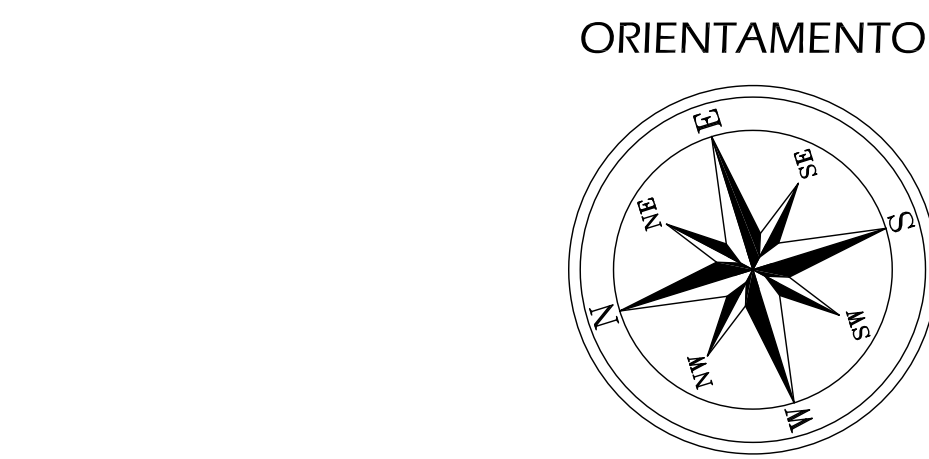


PIANTA PIANO INTERRATO

 
LEGENDA SIMBOLI




Pannello fotovoltaico monocristallino tipo LONGI mod. LR5-72HH-555M da 555 Wp

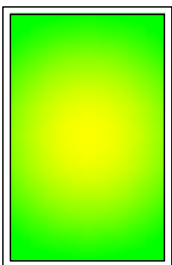


Stringa 1 impianto fotovoltaico MUNICIPIO

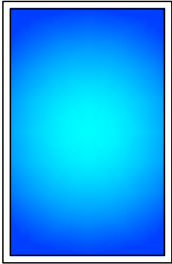

Stringa 2 impianto fotovoltaico MUNICIPIO

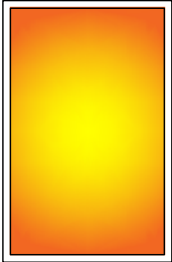


Stringa 1 impianto fotovoltaico EDIFICIO SCOLASTICO

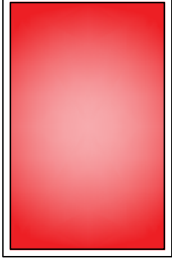


Stringa 2 impianto fotovoltaico EDIFICIO SCOLASTICO

LEGENDA CROMATICA



Impianto elettrico esistente



Impianto elettrico di nuova realizzazione

